






### Legende

-  Leuchte mit Nummer
-  Unterquerung Straße

Hinweis: Abwasser- und Trinkwasserleitungen beachten

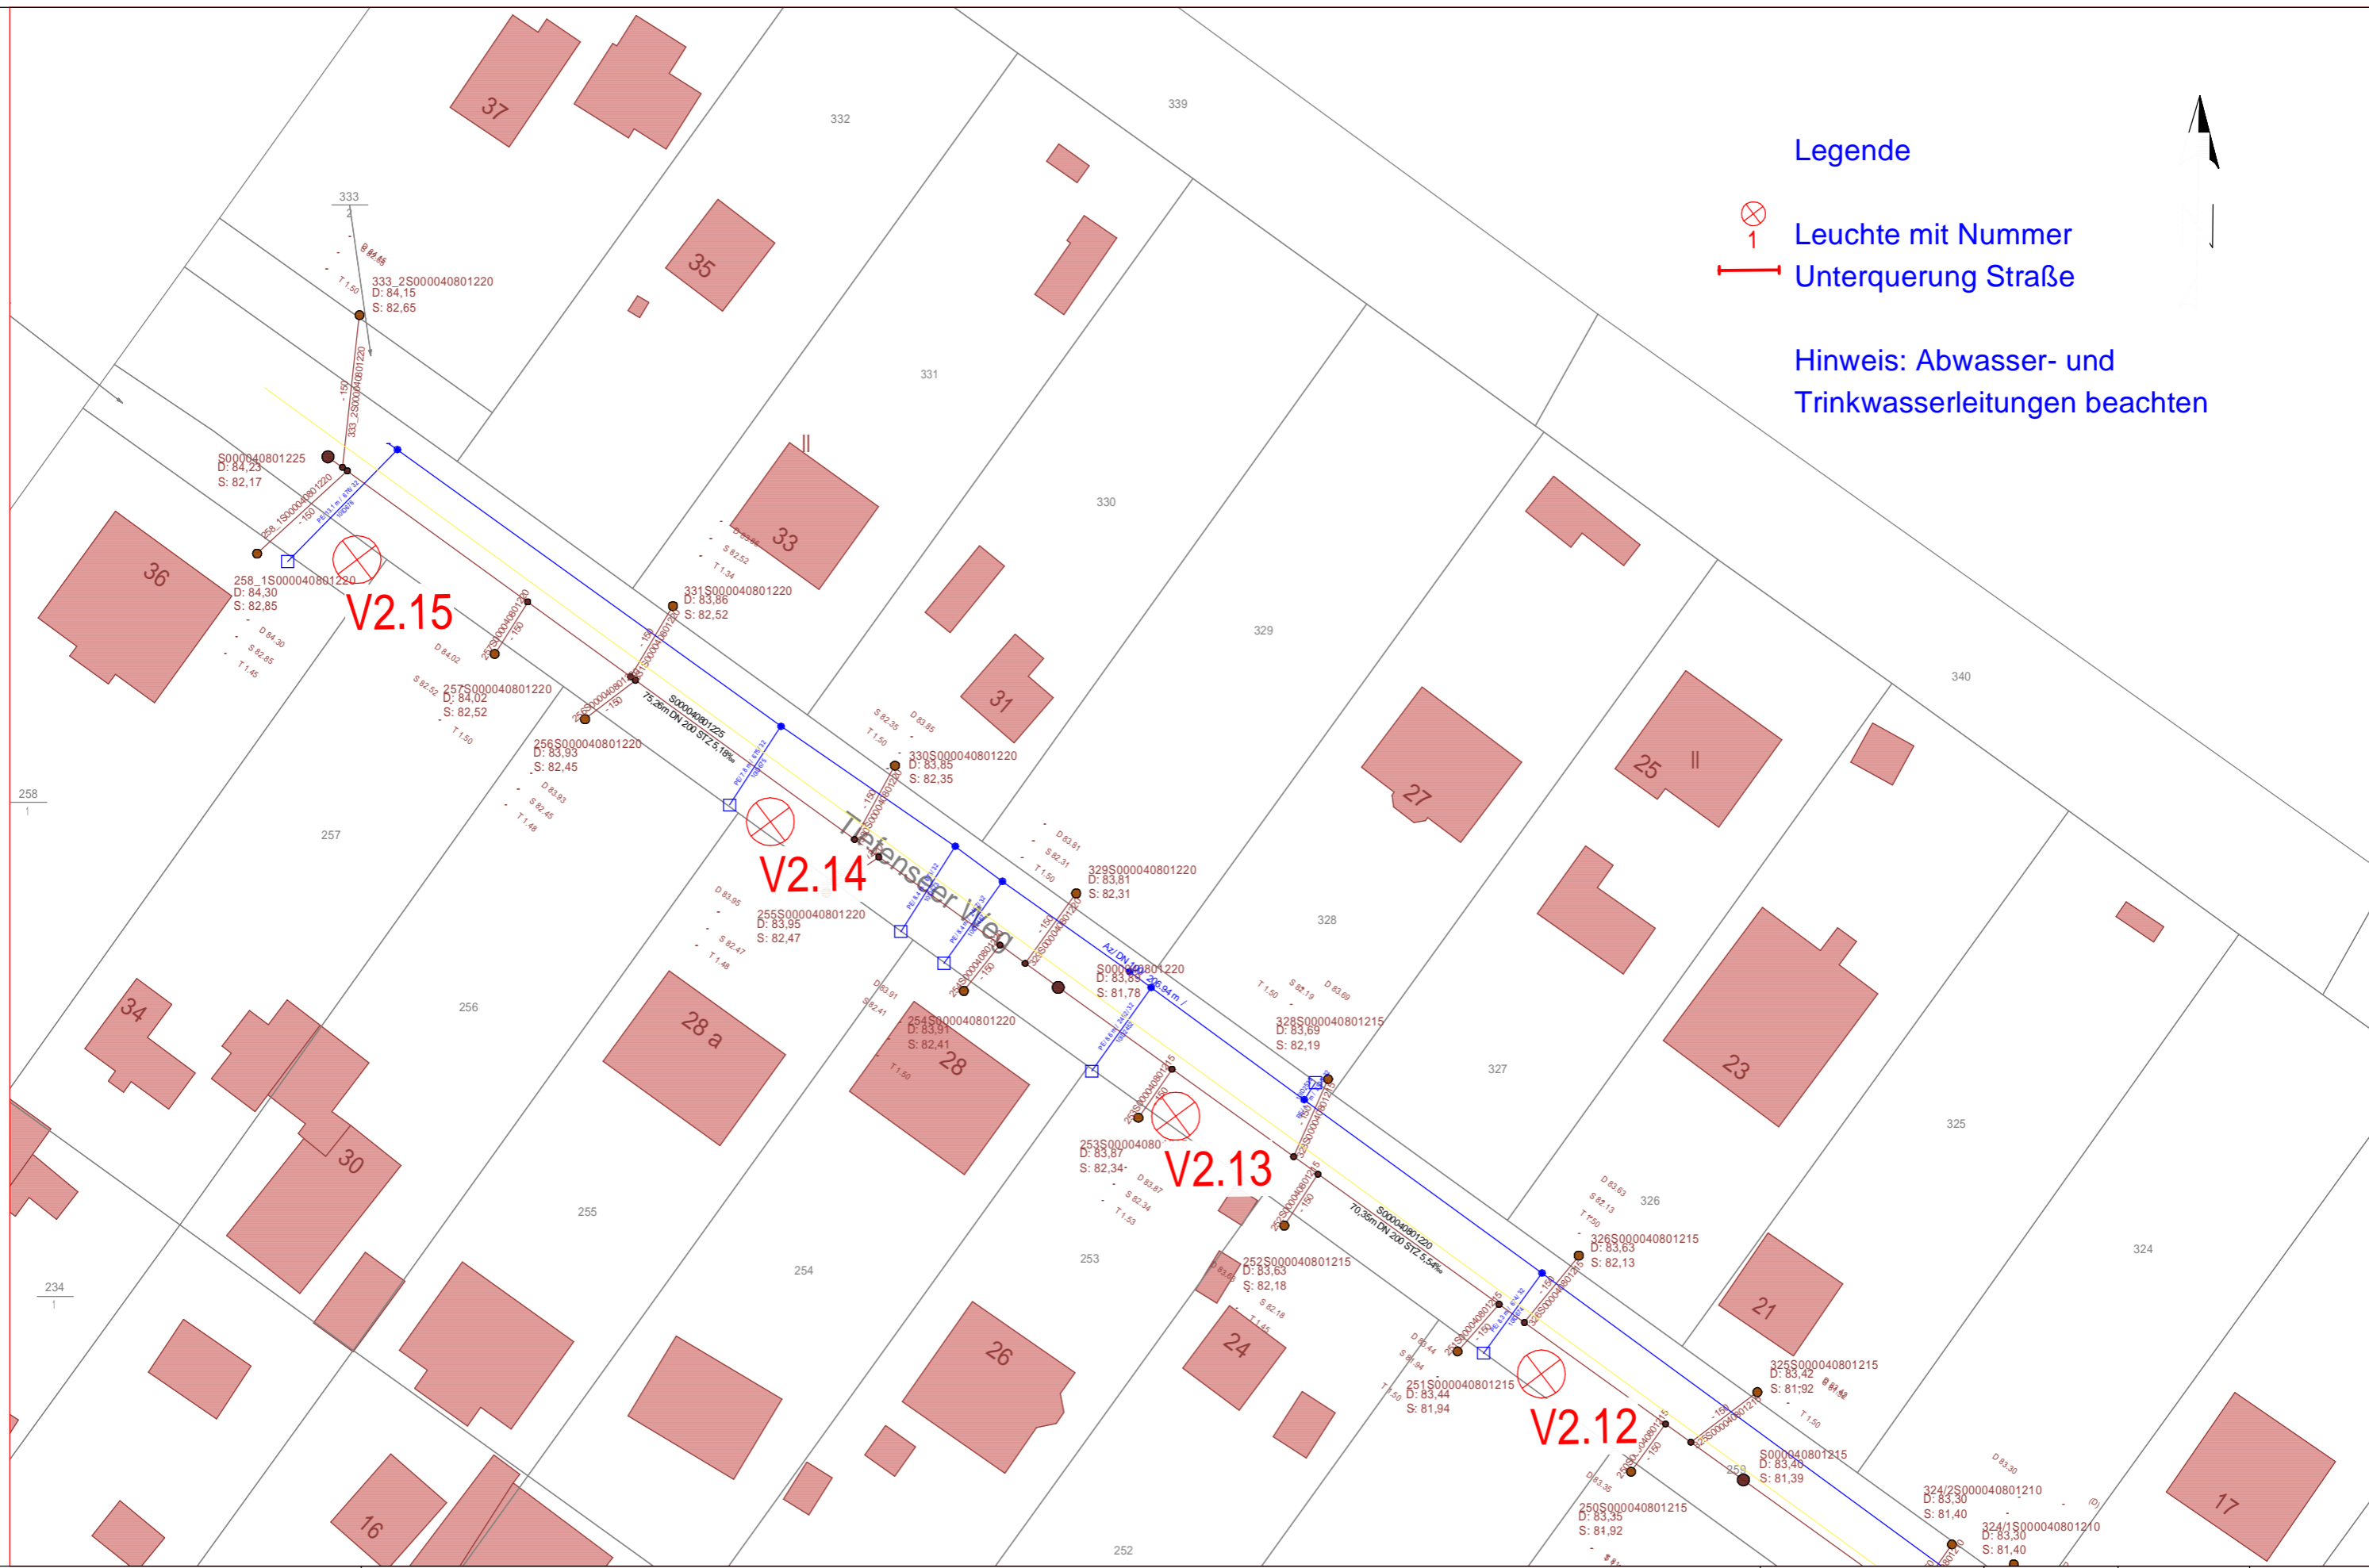

**Ingenieurbüro Barg GbR**  
 Rosenstraße 25, 15345 Altlandsberg  
 Tel.: 033438-61887, e-Mail: mail@ib-barg.de



**Eigenbetrieb  
 Wasserversorgung &  
 Abwasserbeseitigung  
 der Stadt  
 Werneuchen**

**Wesendahler Str.08  
 16356 Werneuchen  
 Tel. 033398 8820**

**Stadt Werneuchen**

Lagebezug : ETRS 89 UTM

Höhenbezug: DHHN 2016

Maßstab : 1:500

Blatt **Model**

Datum	Bearbeiter:
Stand:	Krenz
geprüft:	Lilienthal

Datum	02.05.2022
geprüft:	02.05.2022

### Tiefenseer Weg Lageplan 1